

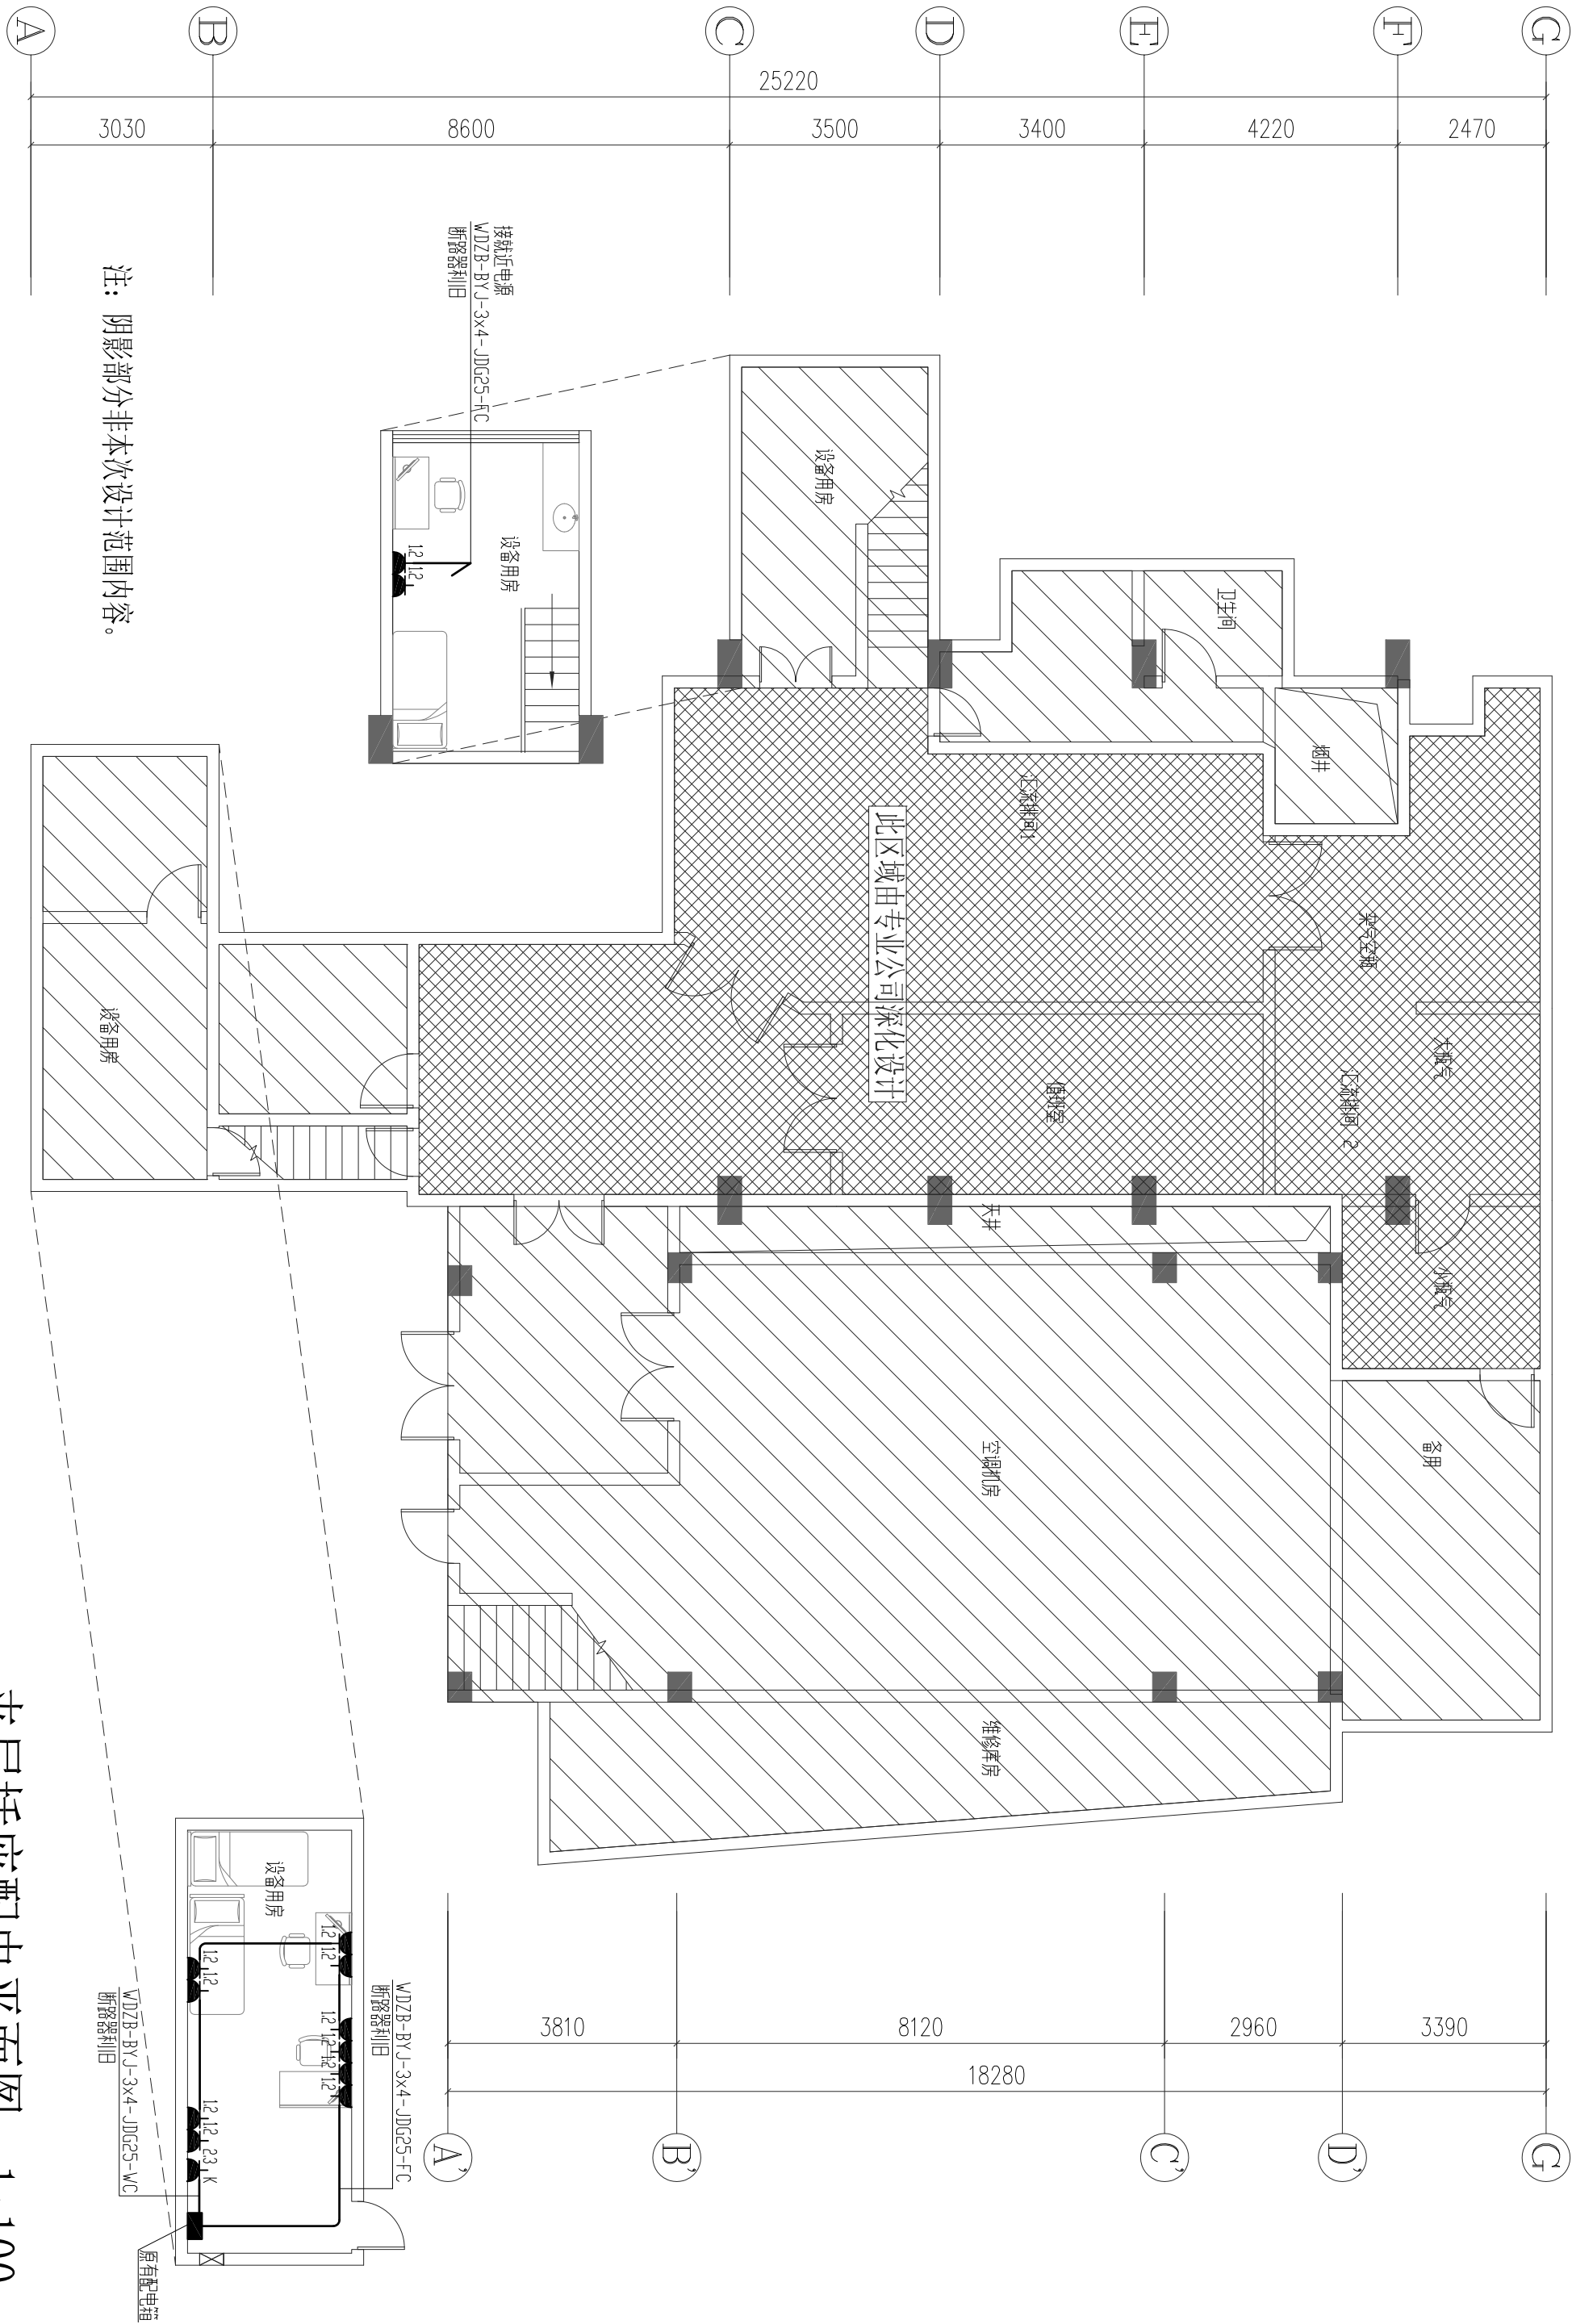


建筑	暖通				
结构	给排水				
电气	工艺				
通信	自控				

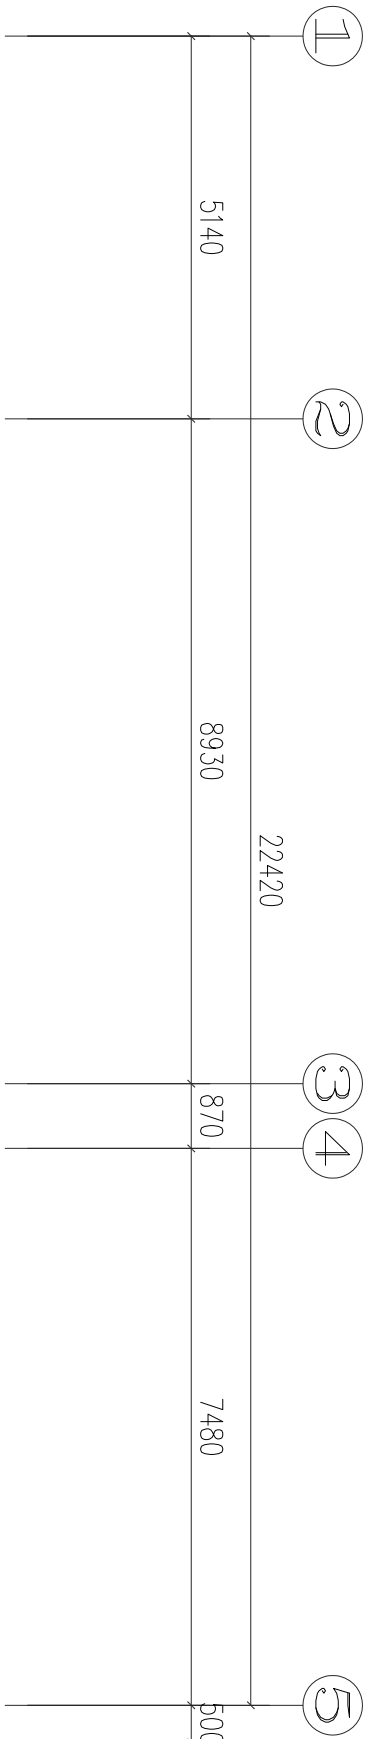

注：阴影部分非本次设计范围内容。

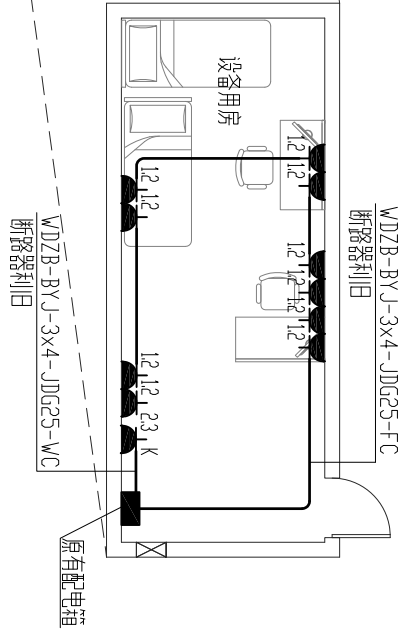

图例	名称	备注
	普通插座 10A250V单相二、三孔插座	距地 0.3m 暗装
	普通插座 10A250V单相二、三孔插座	距地 1.2m 暗装
	空调插座 16A250V单相二、三孔插座	距地 2.3m 暗装
	单管T8荧光灯支架 1x18W LED光源	吸顶安装
	二联单控开关 10A250V	距地 1.3m 暗装

夹层插座配电平面图 1:100

注册师执业章		设计出图专用章	
		广东启源建筑工程设计有限公司	
审定	梁永青	梁永青	梁永青
项目负责人	潘静丽	潘静丽	潘静丽
审核	田俊莉	田俊莉	田俊莉
校对	肖化云	肖化云	肖化云
专业负责	肖化云	肖化云	肖化云
设计	张小远	张小远	张小远
建设		单位	
中山大学孙逸仙纪念医院		中山大学孙逸仙纪念医院	
工程		名称	
北院区氧气房(原锅炉房)加固装修工程		名称	
图纸		内容	
夹层插座配电平面图		夹层插座配电平面图	
工程号		专业	
A144019089		电气	
阶段		版次	
施工图		第1版	
日期		2026.01	
图号		JS-03	