


暖通	给排水	工艺	自控	
建筑	结构	电气	通讯	

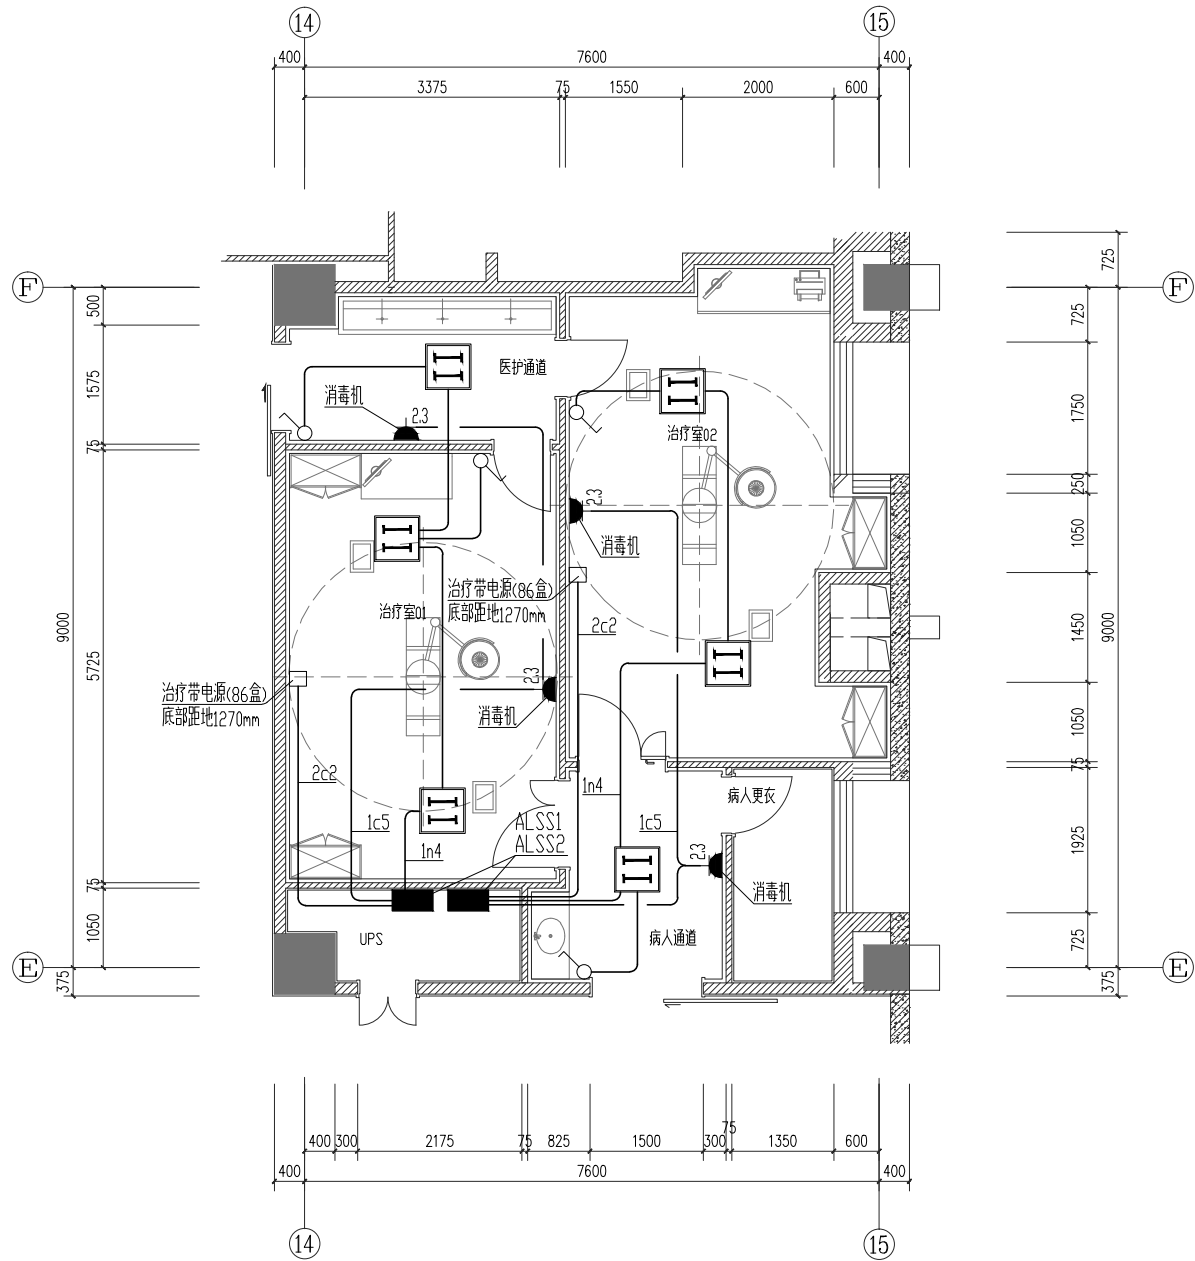

治疗室紫外线灯、消毒机、治疗带配电平面图 1:100

注册师执业章	设计出图专用章

广东启源建筑工程设计院有限公司						建筑工程甲级设计证书号 A144019089	
审定	梁永青	梁永青	建设	中山大学孙逸仙纪念医院	工程号	2025-W048	
项目负责	潘静丽汤艳波		单位		专业	电气	
审核	田俊莉	田俊莉	工程	逸仙楼整形外科治疗室改造项目	阶段	施工图	
校对	肖化云		名称		版次	第 1 版	
专业负责	肖化云	肖化云	图纸	治疗室紫外线灯、消毒机、治疗带配电平面图	日期	2025. 12	
设计	张小远		内容		图号	DS-08	