


暖通	给排水	工艺	自控		
建筑	结构	电气	通讯		

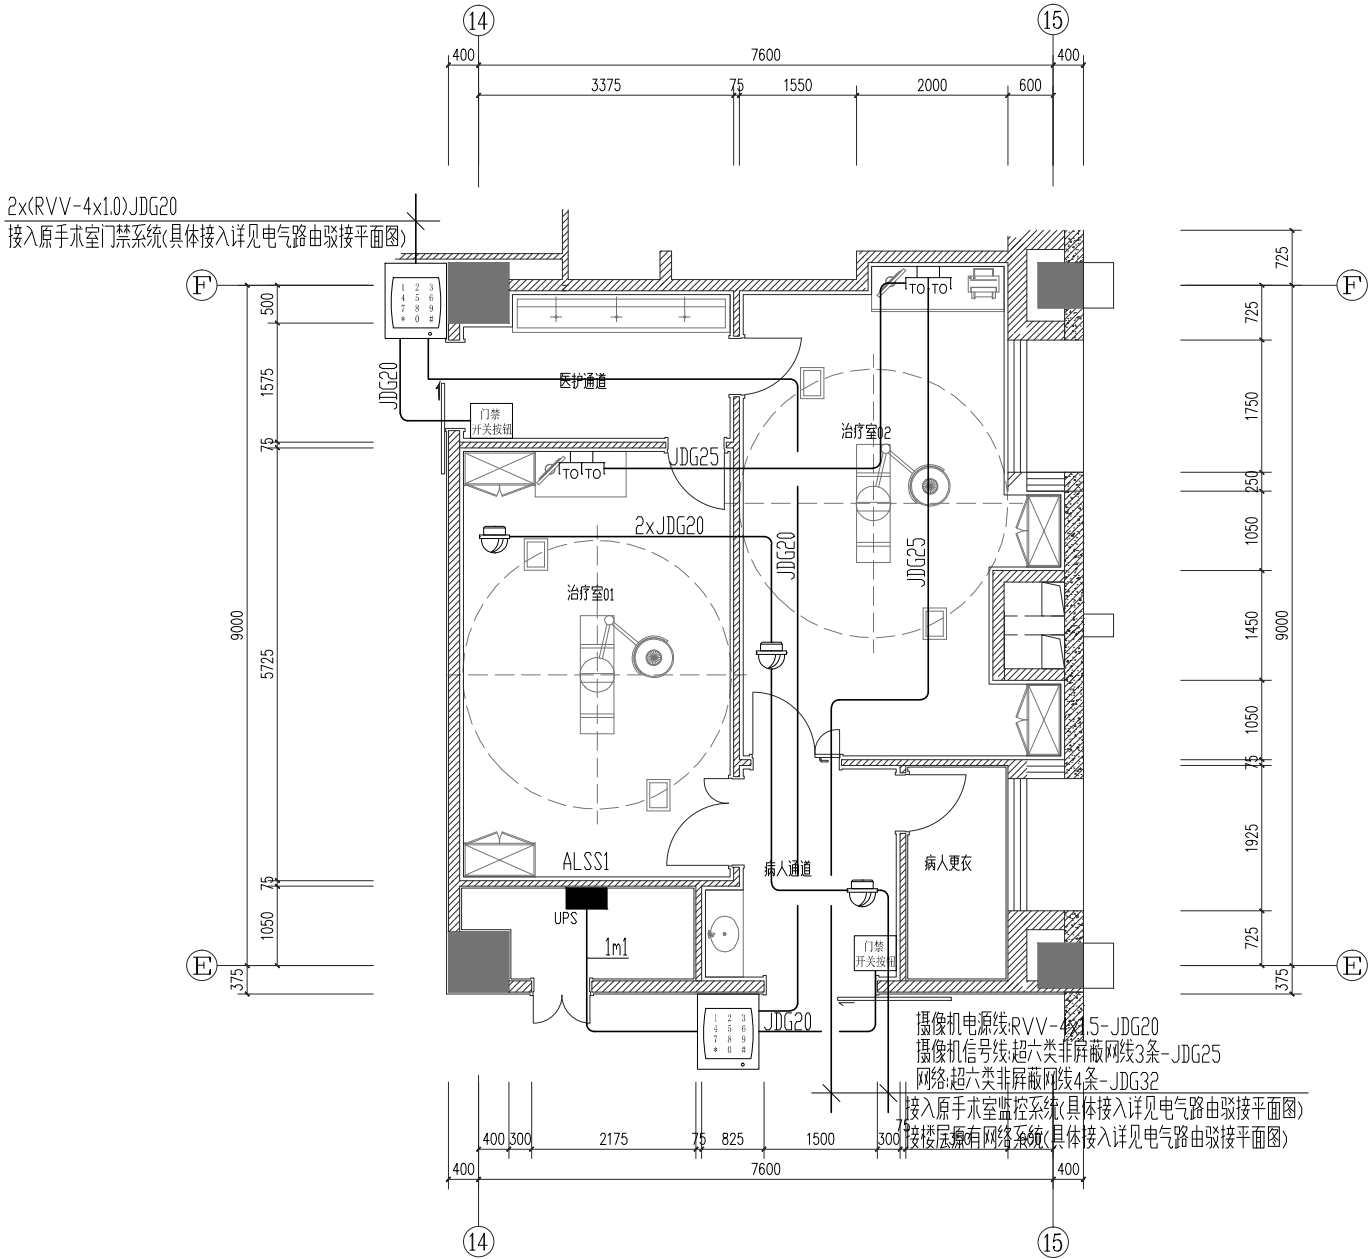

治疗室弱电布置平面图 1:100

注册师执业章	设计出图专用章

广东启源建筑工程设计院有限公司						建筑工程甲级设计证书号 A144019089	
审定	梁永青	梁永青	建设单位	中山大学孙逸仙纪念医院		工程号	2025-W048
项目负责	潘静丽汤艳波		单位			专业	电气
审核	田俊莉	田俊莉	工程名称	逸仙楼整形外科治疗室改造项目		阶段	施工图
校对	肖化云		名称			版次	第1版
专业负责	肖化云	肖化云	图纸内容	治疗室弱电布置平面图		日期	2025.12
设计	张小远		内容			图号	DS-10