


建築		製造		建築	
設備		設備		設備	
材料		材料		材料	
労務		労務		労務	
管理		管理		管理	
その他		その他		その他	

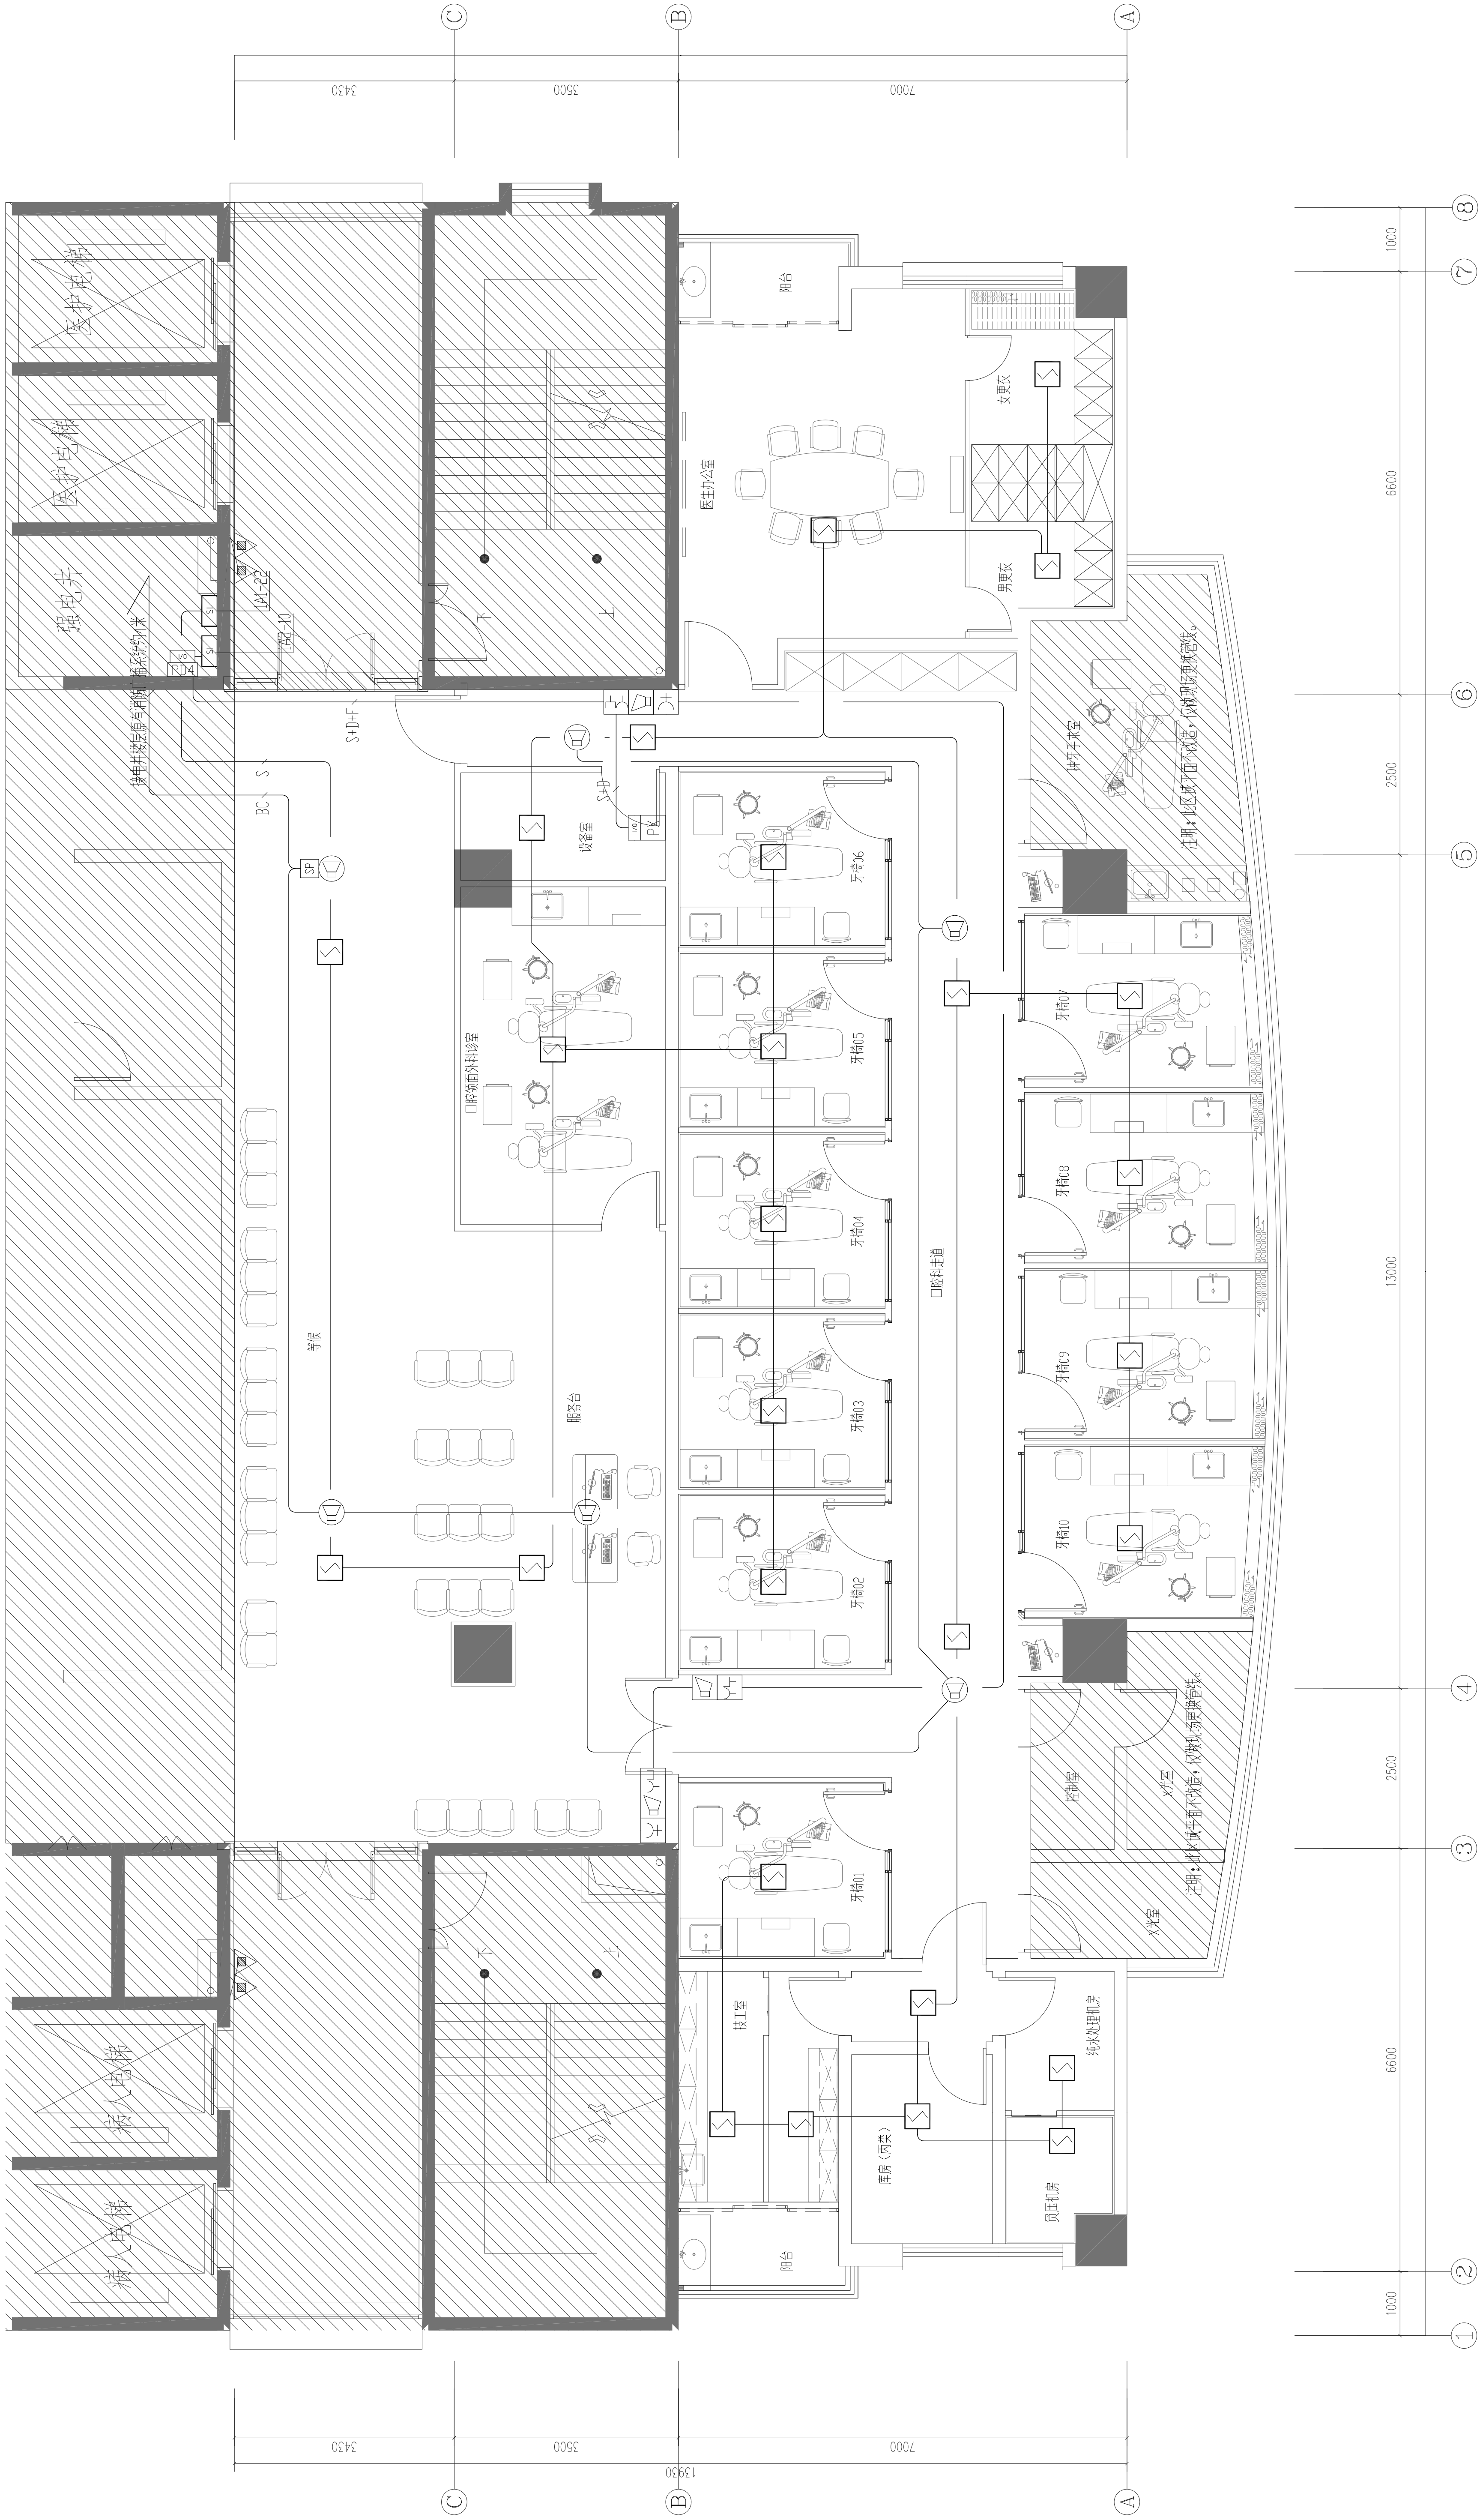

注 明：
S+D+F：共管数设JDG25-SCE-WC
S+D：共管数设JDG20-SCE-WC
S：共管数设JDG16-SCE-WC
BC：共管数设JDG16-SCE-WC

口腔科火灾自动报警平面图 1:50

 广东启源建筑工程有限公司		建筑工程甲级设计证书号: A144004891	
审定	张永春	建设	工程号
项目负责人	潘建雄 注册建筑师	单位	中山大学逸仙纪念医院
审核	刘俊新	工程	专业
校对	肖化云	名称	阶段
专业负责人	肖化云	图名	版次
设计	肖化云	内容	第 1 版
专项设计	张小龙	日期	2026.01
		图号	DS-11
			口腔科X线定位报警平面图